


RZUT PIĘTRA
Skala 1:100

- Legenda
- oprawa typu TCS 133/418 MS
 - oprawa typu TCS 133/4180
 - oprawa typu TCS 025/2360
 - oprawa typu EURO 99/113
 - oprawa typu EURO 99/118
 - oprawa typu EURO 99/126
 - oprawa typu PK-109 (kierunkowa z akumulatorkiem)
 - oprawa typu TCS 133/4180 z modulem gwarzylnym na jedną świetlikę TL D 18W

UWAGI:

- Ze względu na przebieganie przewodów elektrycznych po obu stronach ścian bezpośrednio naprzeciw siebie
- Brak oznaczenia liczby żył na przewodzie-należy roznieć
- Przy montażu rur dla sufitów podwieszanych wykonanych z płyty kartonowo-gipsowej należy uwzględnić rozmieszczenie opraw oświetleniowych w pomieszczeniach
- Puszki rozgałęźne montować w ścianach 15cm poniżej sufitów podwieszanych

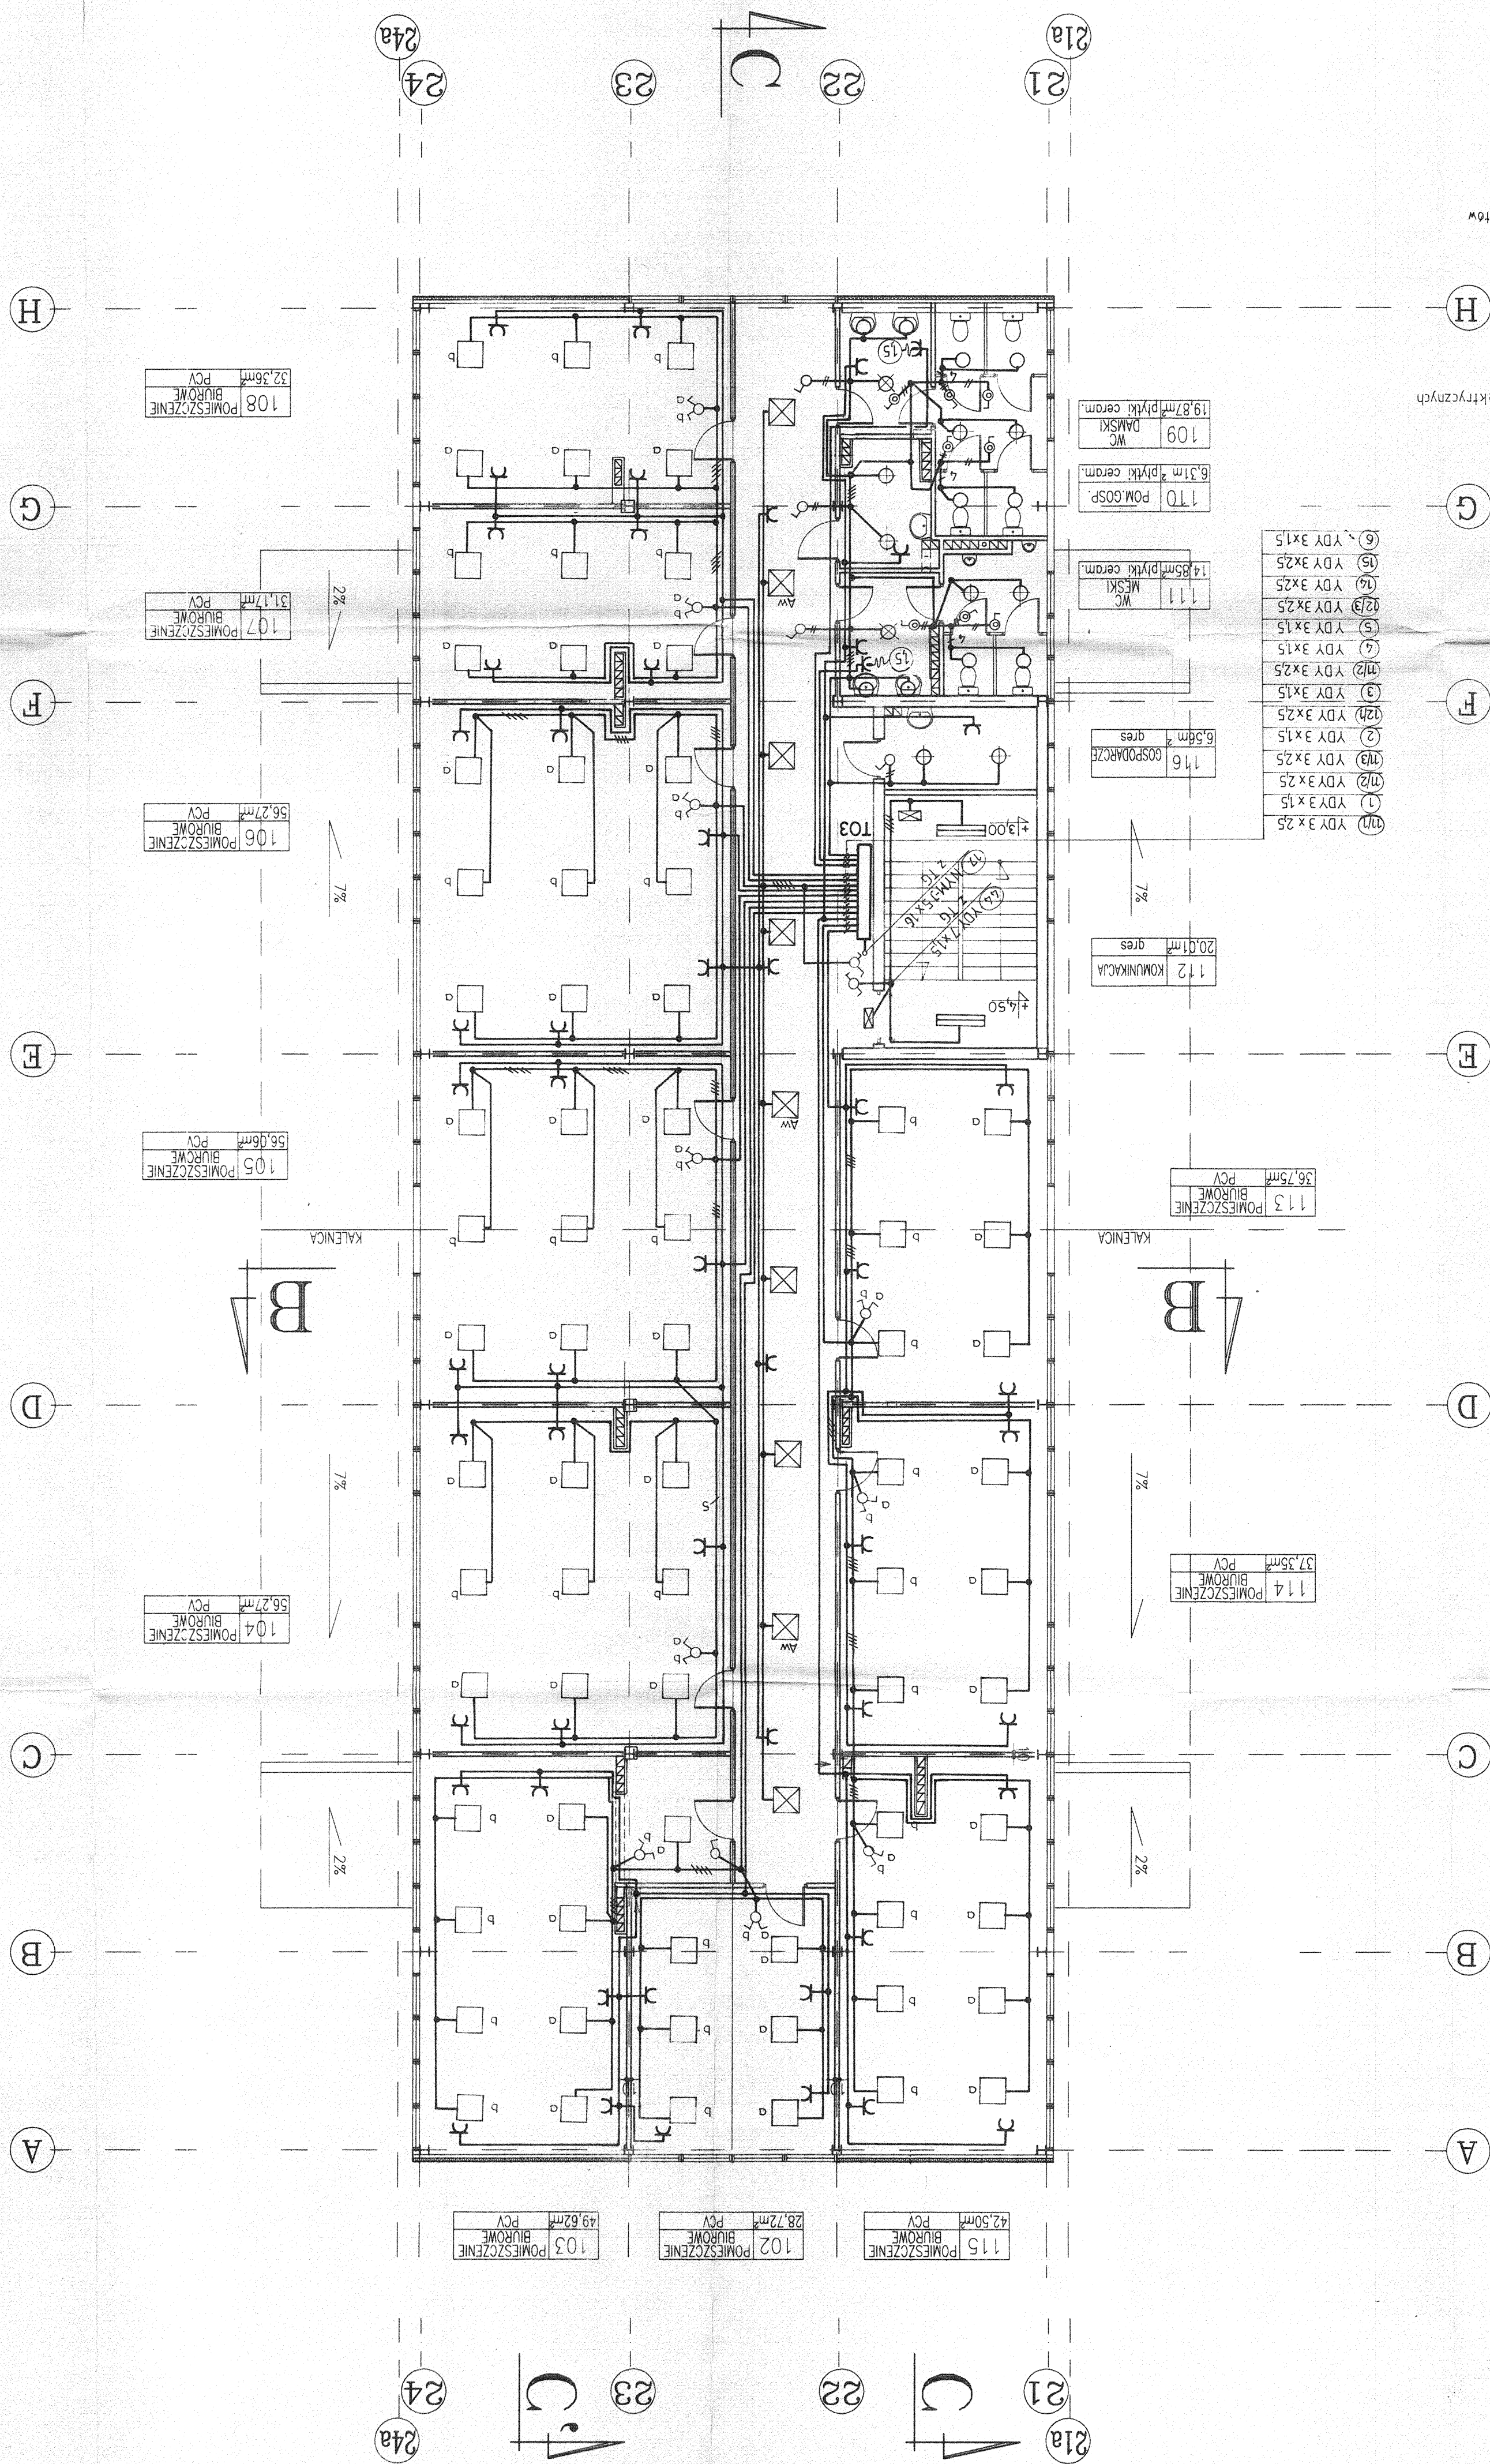

HALA NR.9

ISSUED FOR CONSTRUCTION
SAMOCZYNNNE WYKAZANIE
UKŁAD SIECIOWY TN-S

DOKUMENTACJA POWYKONAWCZA
AS - BUILD DOCUMENTATION